


Schemat tablicy TM1, TM2, TM3, TM4

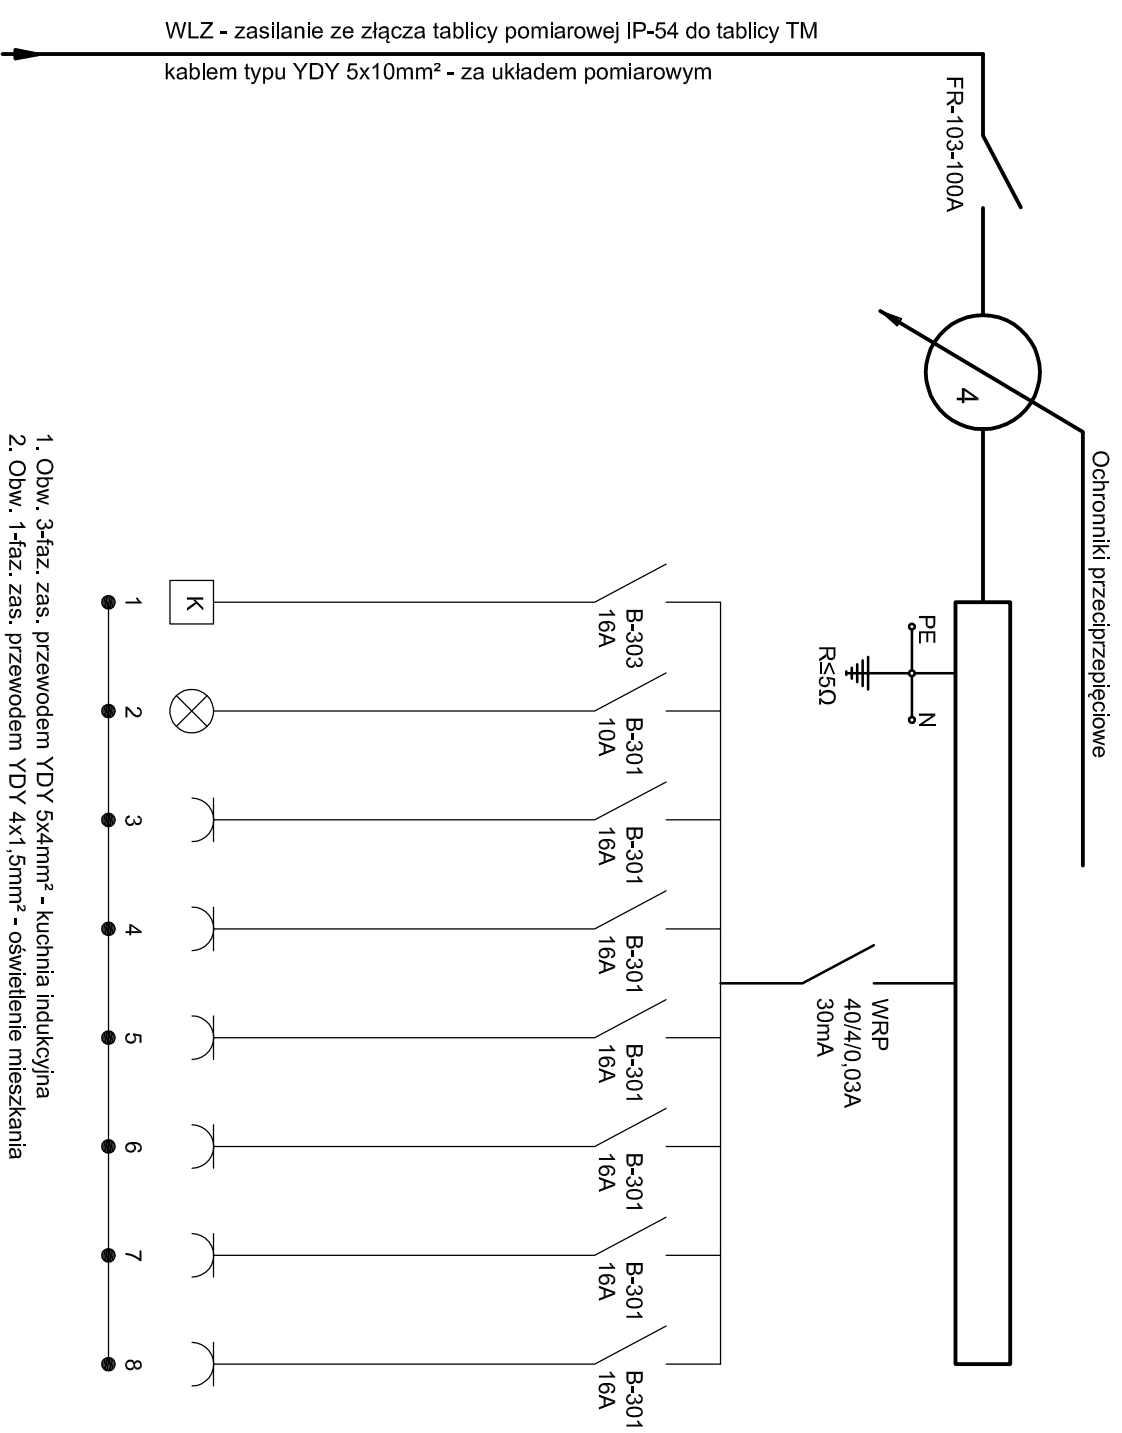

1. Obw. 3-faz. zas. przewodem YDY 5x4mm² - kuchnia indukcyjna
2. Obw. 1-faz. zas. przewodem YDY 4x1,5mm² - oświetlenie mieszkania
3. Obw. 1-faz. zas. przewodem YDY 3x2,5mm² - gniazda pokoju z aneksem
4. Obw. 1-faz. zas. przewodem YDY 3x2,5mm² - gniazda pokoju
5. Obw. 1-faz. zas. przewodem YDY 3x2,5mm² - gniazda łazienki
6. Obw. 1-faz. zas. przewodem YDY 3x2,5mm² - gniazdo bojlera
7. Obw. 1-faz. zas. przewodem YDY 3x1,5mm² - gniazdo na czujnik temperatury
8. Obw. 1-faz. zas. przewodem YDY 3x1,5mm² - zasilanie pompy obiegowej typu UPS Solar 15-65 230V firmy GRUNFOS

**BUDYNEK MIESZKALNY W ZABUDOWIE
SZEREGOWEJ**
Dz. nr 5-161/21, Nidzica gm. Nidzica
Inwestor: Gmina Nidzica

WEWNĘTRZNA INSTALACJA ELEKTRYCZNA	Skala 1:100
OPRAC. tech. bud. Tomasz Umiński	Rys. nr