

PROJEKT BUDOWLANY


zagospodarowania terenu budowy

kanalizacji sanitarnej grawitacyjnej i tłocznej

Obręb Żelazno gmina Nidzica

I ETAP

Skala 1:1000

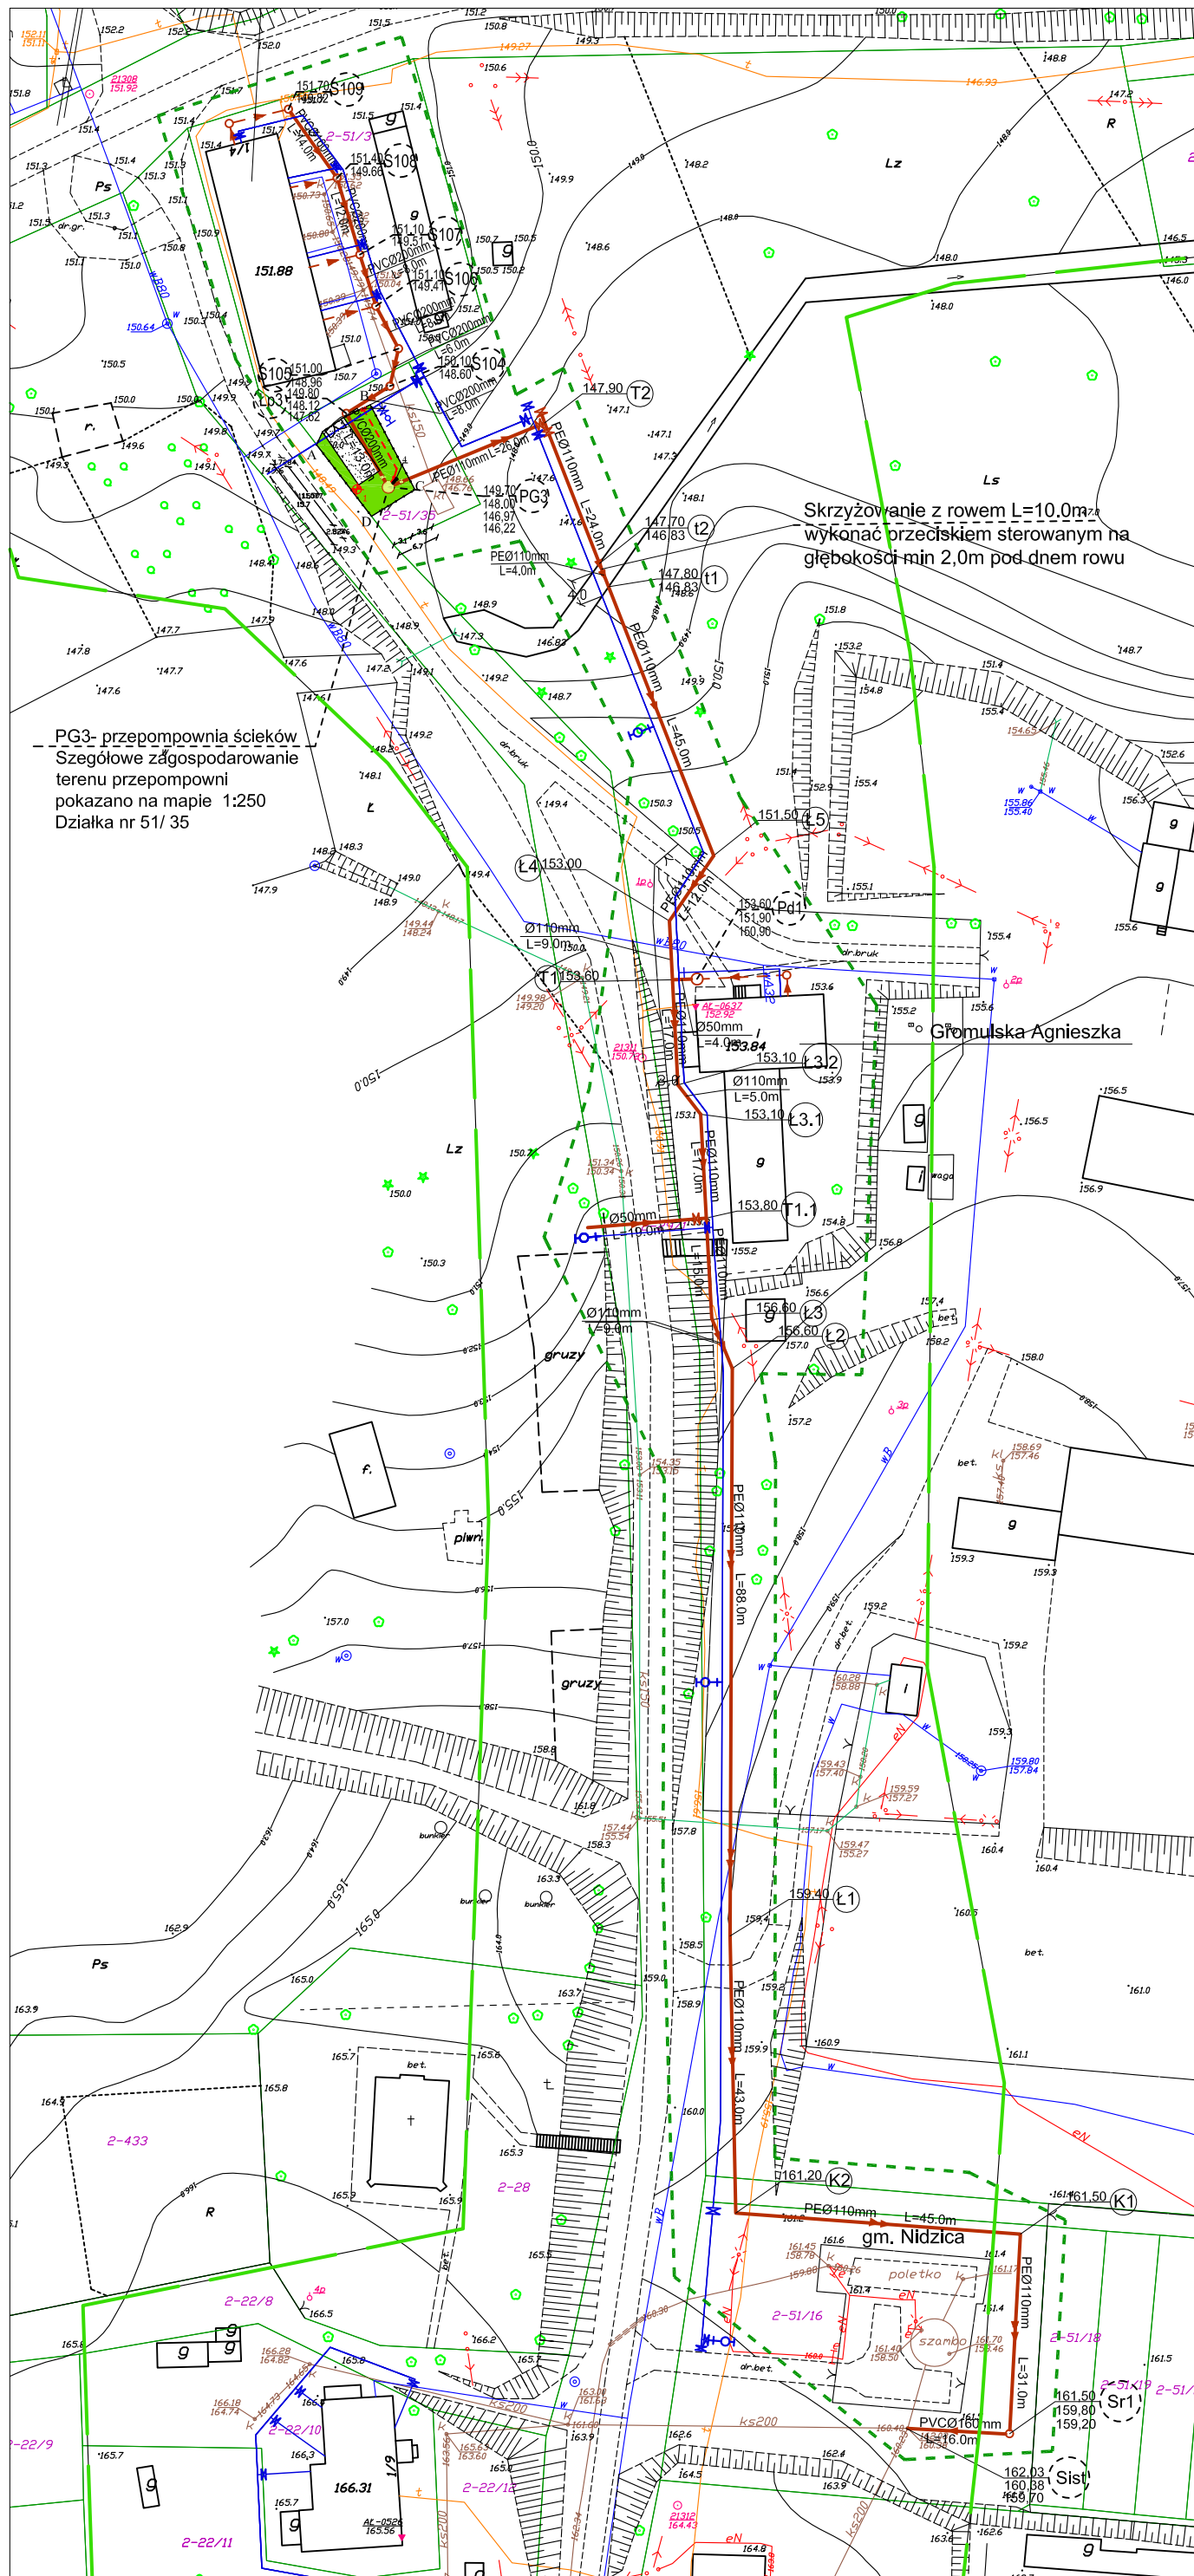

LEGENDA:

- a) infrastruktura projektowana
- Sieć wodociągowa
 - Przyłącza kanalizacji sanitarnej grawitacyjnej i tłocznej
 - Zasuwa na wodociągu
 - Hydrant p/poż.nadziemny z zasuwą
 - Szafki złączowo-pomiarowe
 - ⊕ Miejsce i nr wykonania otworu wiertniczego
 - Zakres opracowania
 - Pd1 Przepompownia przydomowa
 - Sr1 Studnia rozprężna
 - PG3 Główna przepompownia ścieków
- b) infrastruktura istniejąca
- Sieć wodociągowa
 - Kanalizacja sanitarная grawitacyjna
 - Kabel telekomunikacyjny

Pracownia Usług Projektowych DOBROL ul. Wyszyńskiego 24/88 10-457 Olsztyn tel/fax (0...89) 533-30-40 kom. 0604083604				Projektant: br.sanitarnej: mgr inż. Grzegorz Bogdan upr. nr 34/79/OL i 512/94/OL § 13 ust.1 pkt.4 a i c
Miejscowość:	Obręb Żelazno gmina Nidzica		Asystenci projektanta:	inż. Dorota Szostek inż. Katarzyna Klepando
Obiekt:	Kanalizacja sanitarная grawitacyjna i tłoczna		Kierownik pracowni:	Józef Dobrowolski upr. 115/75/OL i § 13 ust.1 pkt.4 lit. a i b
Rysunek:	Projekt budowlany zagospodarowania terenu budowy kanalizacji sanitarnej grawitacyjnej i tłocznej- I ETAP			
Rys. nr:	Branża: Sanitarna	Data: październik 2007	Skala: 1:1000	


KANALIZACJA SANIATRNA
GRAWITACYJNA I TŁOCZNA - I ETAP

PROJEKT BUDOWLANY

zagospodarowania terenu budowy sieci wodociągowej - I ETAP

Obręb Żelazno gmina Nidzica

Skala 1:1000

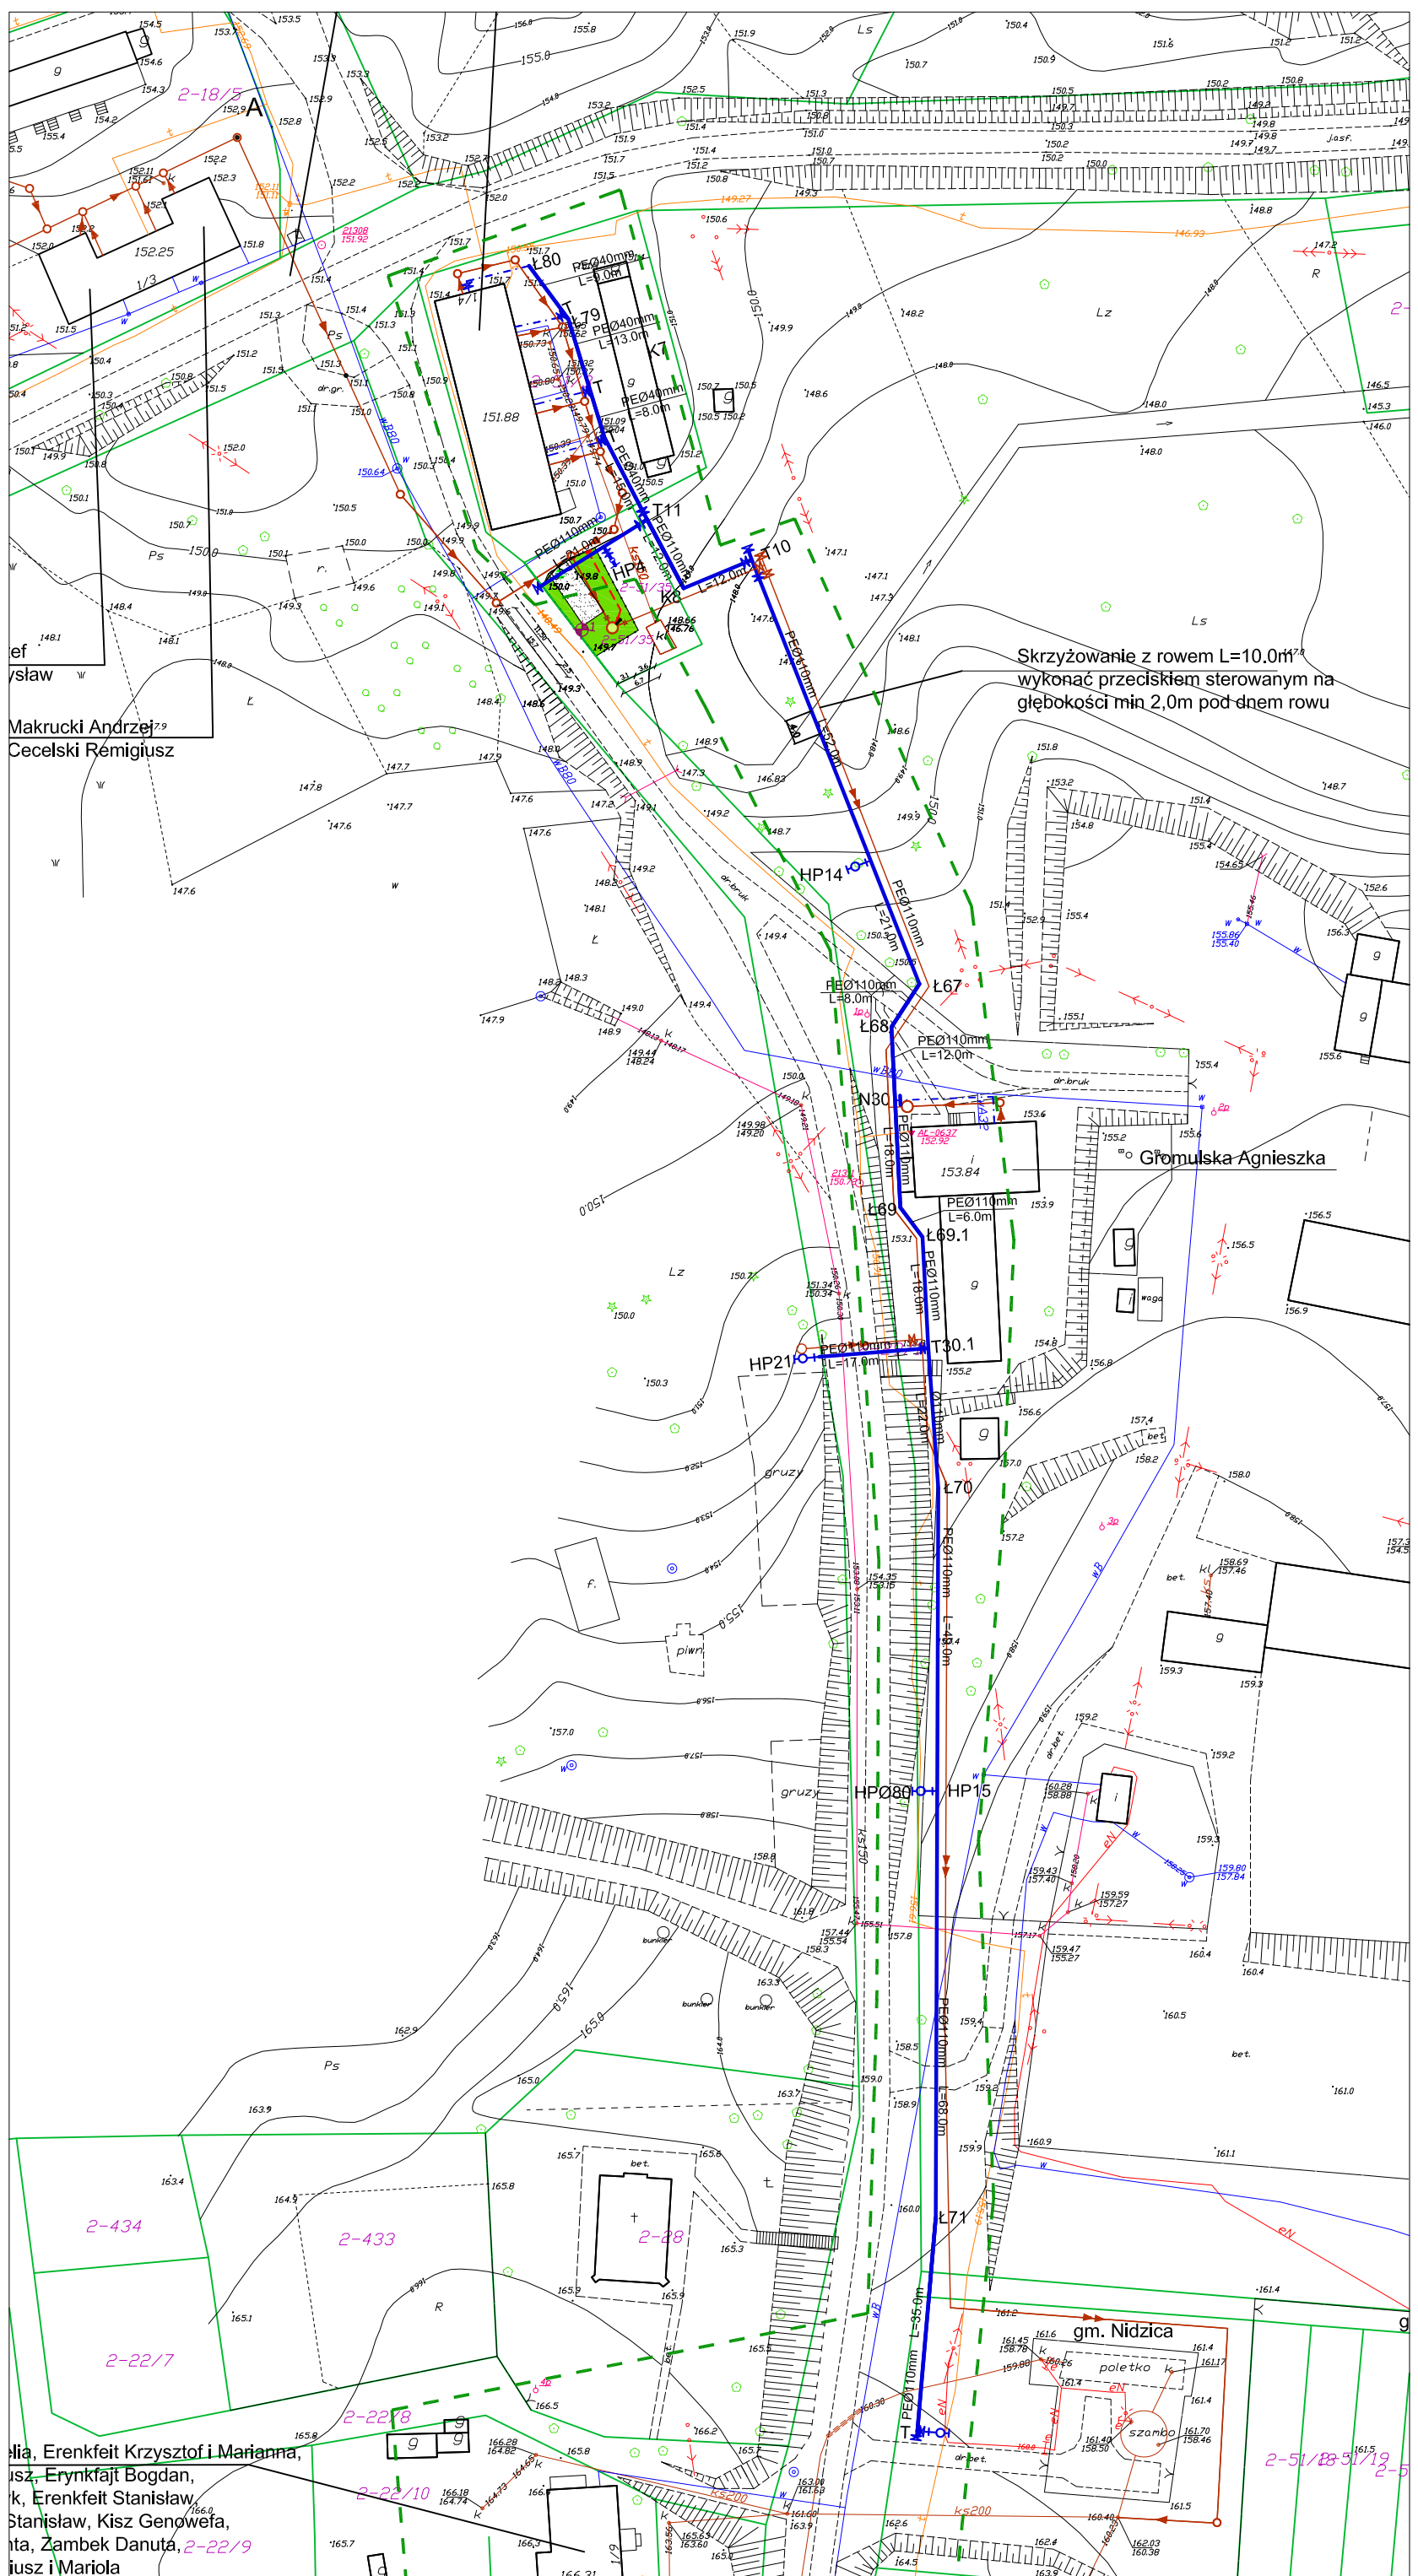

LEGENDA:

a) infrastruktura projektowana

- Sieć wodociągowa - sieć główna I ETAP
- - - Przyłącza wodociągowe - II ETAP
- Kanalizacja sanitarna grawitacyjna
- Kanalizacja sanitarna tłoczna
- Zasuwa na wodociągu
- Hydrant p/poż.nadziemny z zasuwą
- Szafki łączkowo-pomiarowe
- Nr Miejsce i nr wykonania otworu wiertniczego

b) infrastruktura istniejąca

- wA Sieć wodociągowa
- ks Kanalizacja sanitarna grawitacyjna
- t Kabel telekomunikacyjny

Pracownia Usług Projektowych DOBROL ul. Wyszyńskiego 24/88 10-457 Olsztyn tel/fax (0...89) 533-30-40 kom. 0604083604		Projektant: br.sanitarna: mgr inż. Grzegorz Bogdan upr. nr 3479/OL i 51294/OL § 13 ust.1 pkt.4 a i c
Miejscowość:	Obręb Żelazno gmina Nidzica	Asystenci projektanta: inż. Dorota Szostek inż. Katarzyna Klepando
Obiekt:	Sieć wodociągowa - I ETAP	Kierownik pracowni: Józef Dobrowolski upr. 11575/OL i § 13 ust.1 pkt.4 lit. a i b
Rysunek:	Projekt budowlany zagospodarowania terenu budowy sieci wodociągowej	
Rys. nr:	Branża: Sanitarna Data: październik 2007 Skala: 1:1000	

SIEĆ WODOCIĄGOWA - I ETAP